


Projeto Elétrico  
Escala: 1:50

QUADRO DE CARGAS						
CD	Circuito	Função	Função	Total	Condutor	Diâmetro
		(1200W)	(1200W)	(W)	(mm²)	(mm)
01	12 (400W)		4800	2x2,5	16	
02	11 (100W)		1100	2x2,5	16	
03			1900	2x2,5	16	
04			102500W	2500	2x4,0	26
TOTAL						32200

LEGENDA DE SIMBOLOGIA REGIONAL   RS			
Símbolo	Descrição	Área (m²)	Quantidade
01	Ponto de luz incandescente no teto   100w	16	16
02	Ponto de luz no teto   60w	16	16
03	Interruptor simples	1,20	16
04	Interruptor simples com tomada comum bipolar	1,20	16
05	Tomada média seguida de outra tomada média	1,20	16
06	Centro de Distribuição (CD)	1,20	16
07	Conduto embutido no teto e na parede	1,20	16
08	Conduto de entrada	1,20	16
09	Conduto com condutor fase	1,20	16
10	Conduto com condutor neutro	1,20	16
11	Conduto com condutor terra	1,20	16
12	Conduto com condutor aterramento	1,20	16

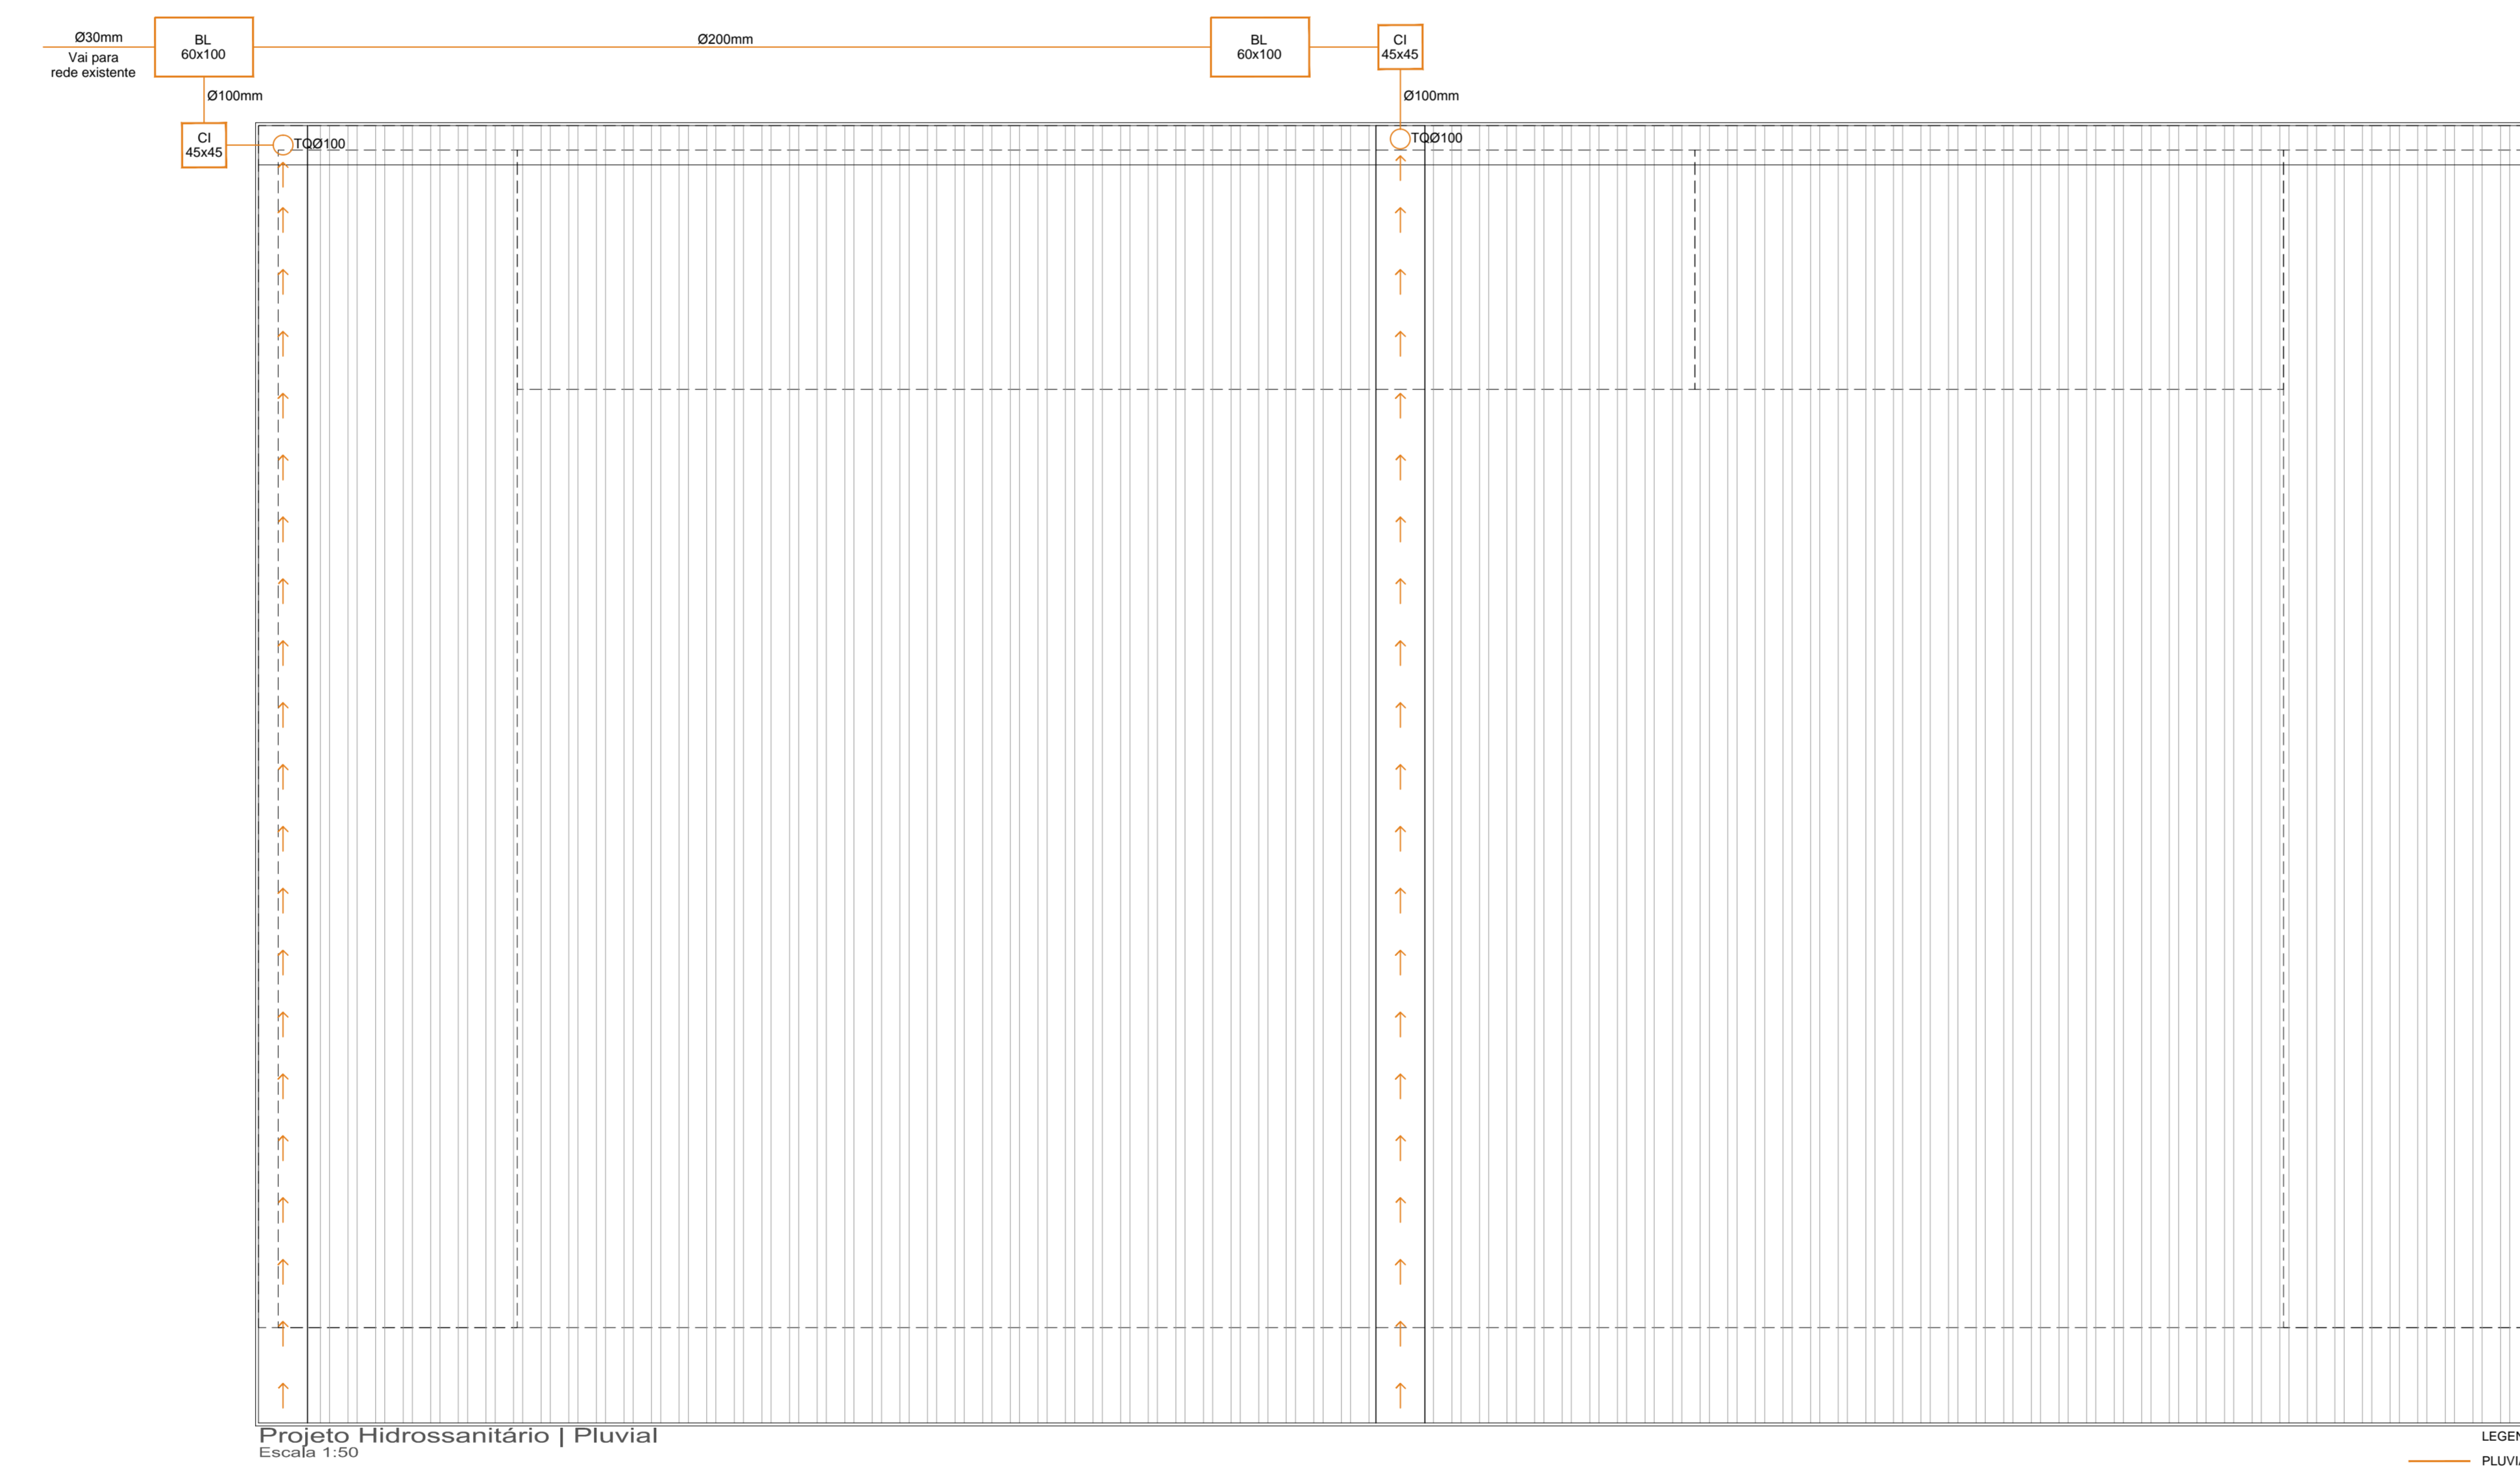


Projeto Hidrossanitário | Pluvial  
Escala: 1:50


**PREFEITURA MUNICIPAL**  
**ARROIO DO MEIO / RS**  
 2017 - 2020  
 RUA MONSENHOR JACOB SEGUN | 158 | FONE: 051 3716-1166  
 ARROIO DO MEIO - RS


SECRETARIA DE OBRAS  
 Oficina

**03 | PROJETOS HIDROSSANITÁRIO E ELÉTRICO**

Elaborado: **Thais/Catiane** | Data: **10/2017** | Escala: **1/50** | Área: **285,13m²**



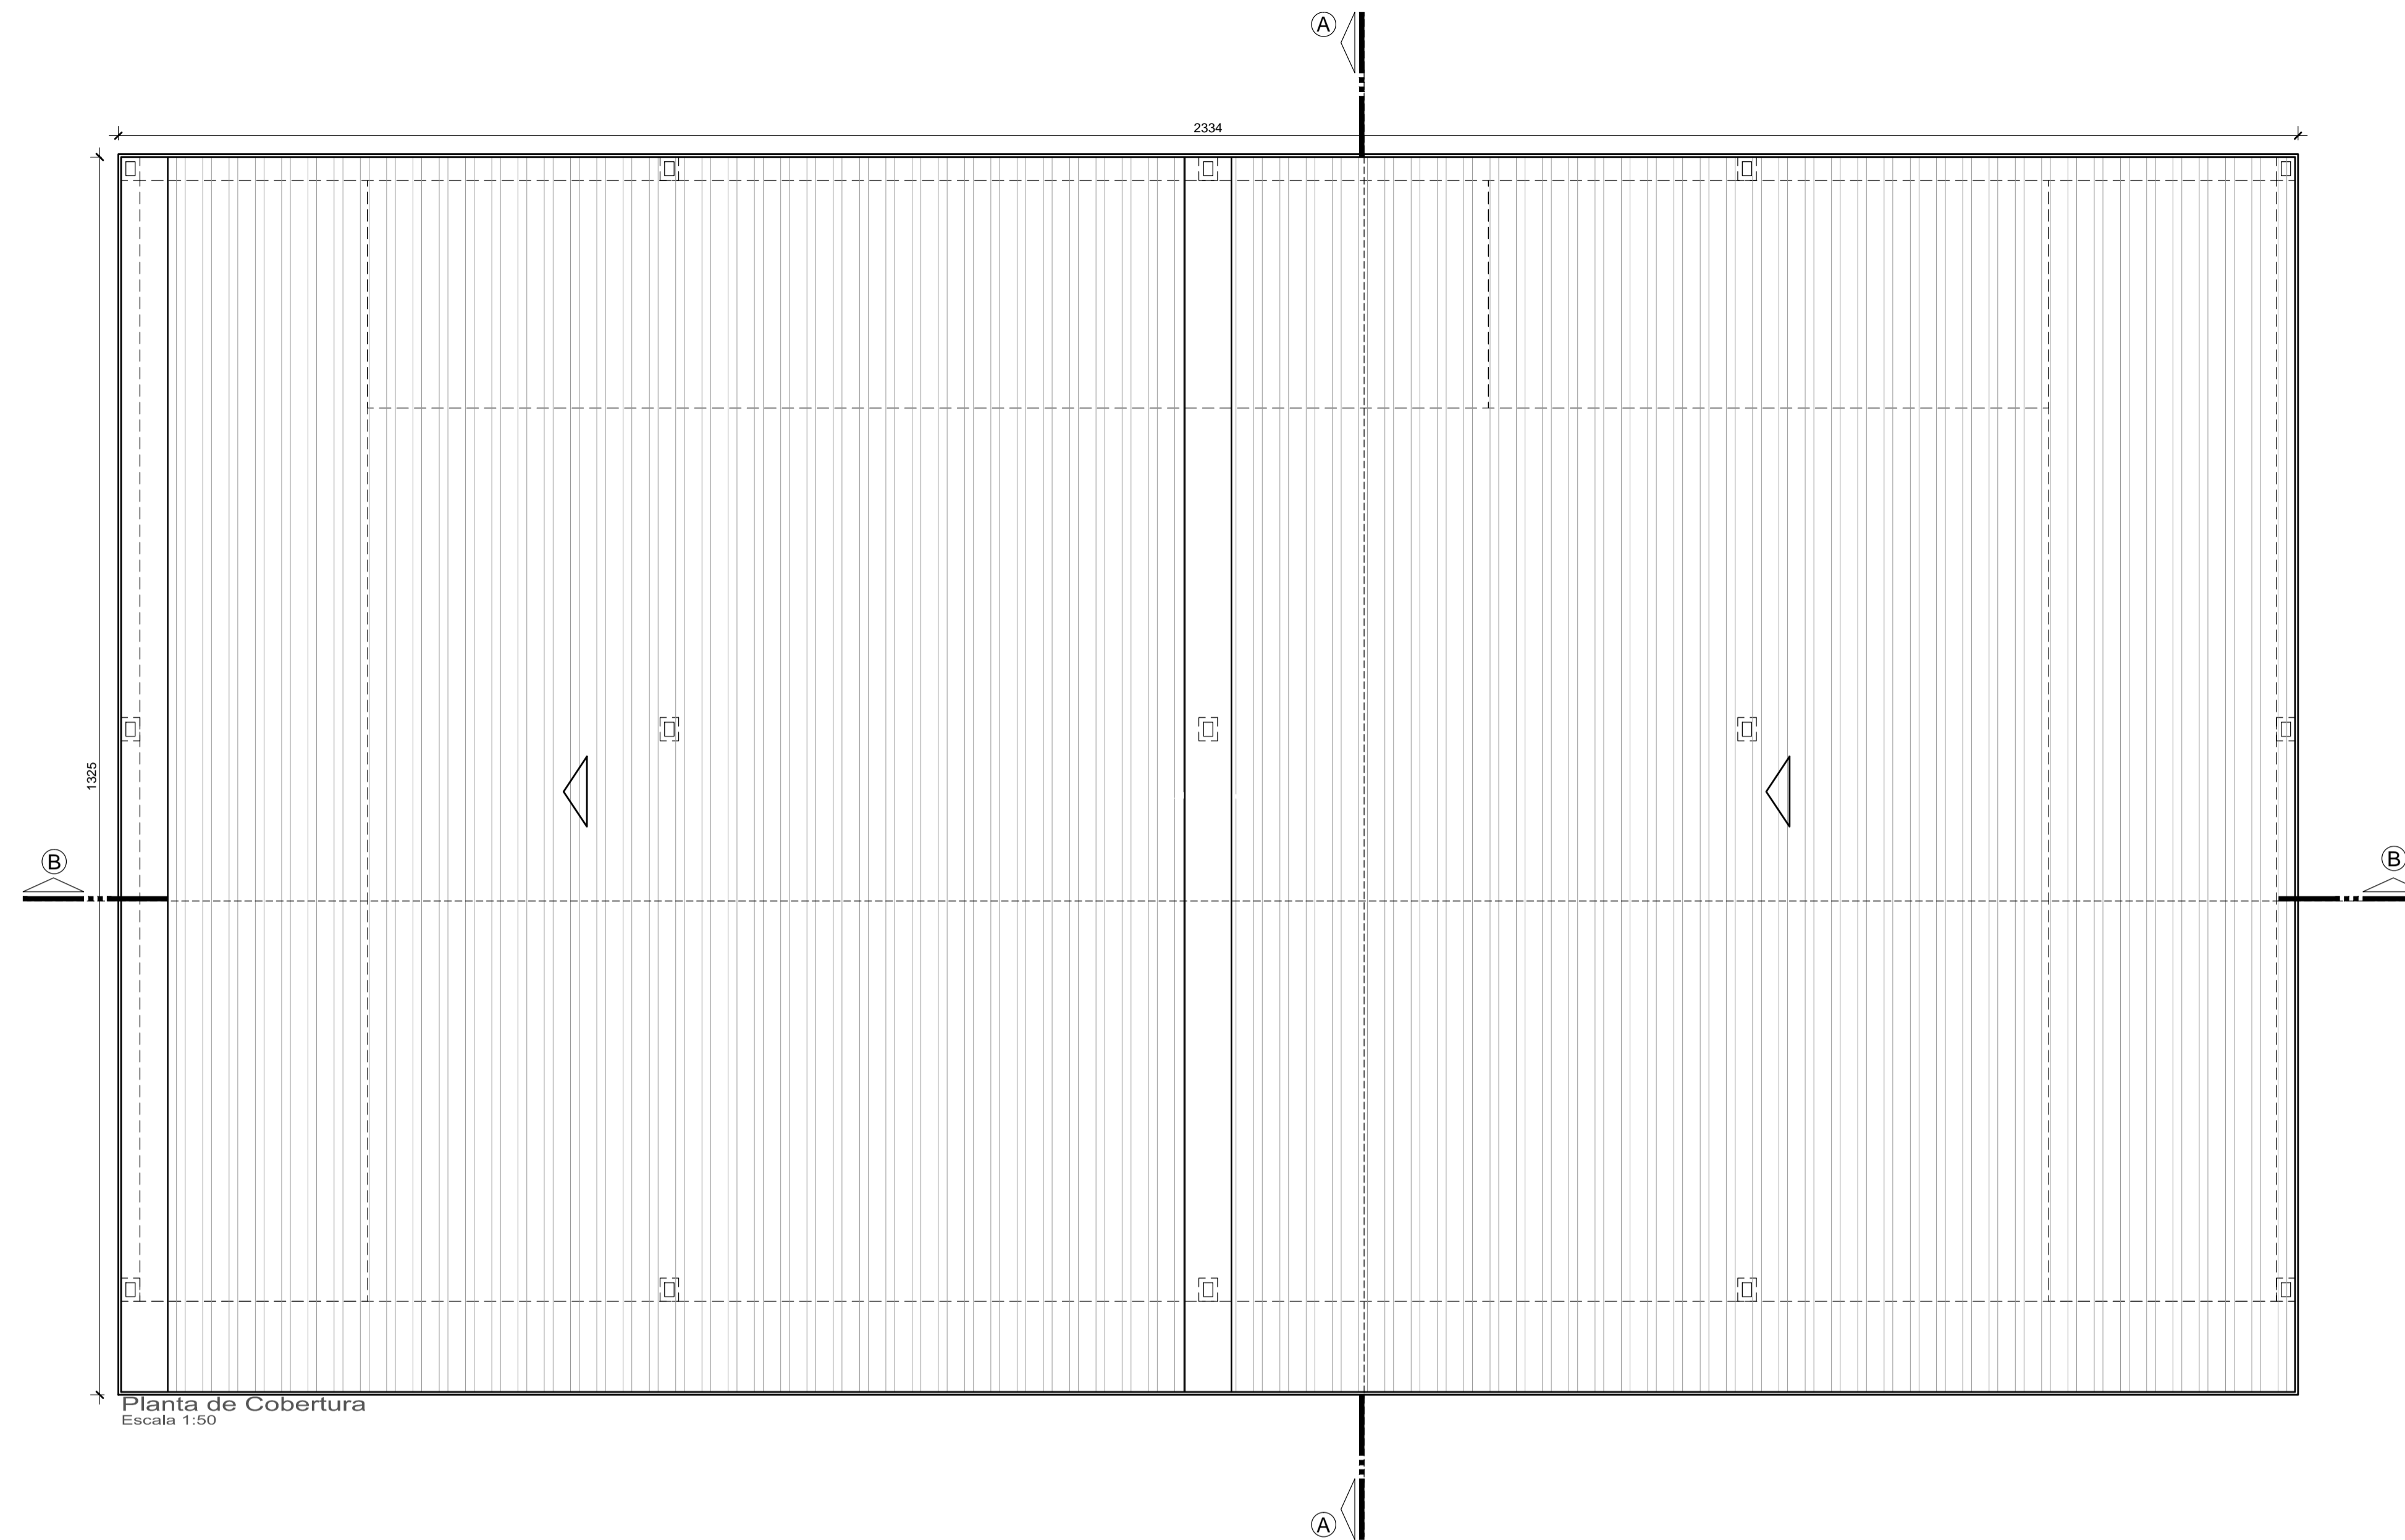



Planta de Cobertura  
Escala 1:50

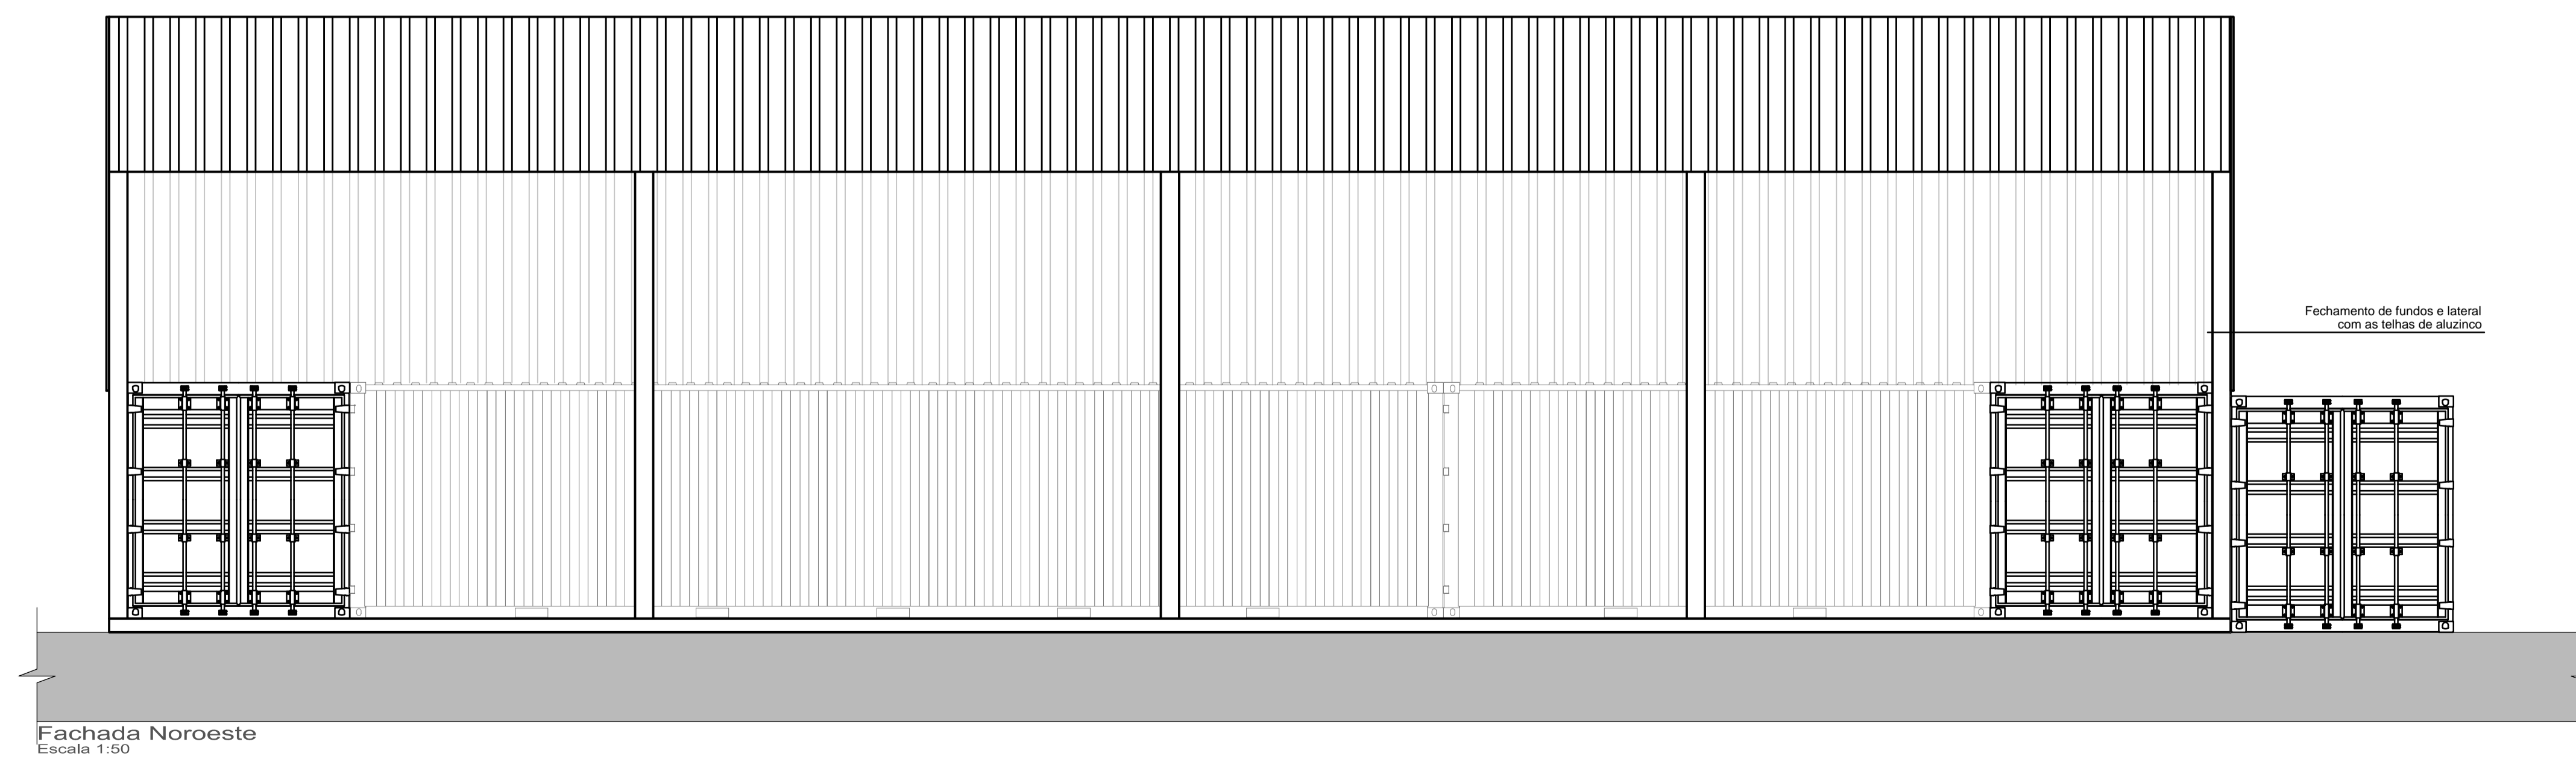

Fachada Noroeste  
Escala 1:50

	<b>PREFEITURA MUNICIPAL</b> <b>ARROIO DO MEIO / RS</b> <small>ADMINISTRAÇÃO:</small> <b>2017 - 2020</b> <small>RUA MONSENHOR JACOB SEGER   186   FONE 051 3716-1166</small> <small>ARROIO DO MEIO   RS</small>		
	<small>RESP. PROJETO:</small> <small>RESP. EXECUÇÃO:</small> <small>PROPRIETÁRIO:</small>	<small>NOME - ENDEREÇO:</small> <b>SECRETARIA DE OBRAS</b> <b>Oficina</b>	
<small>FRANCHA:</small> <b>02   PLANTA BAIXA, FACHADA</b>			
<small>DESENHO:</small> <b>Thais/Catiane</b>	<small>DATA:</small> <b>10/2017</b>	<small>ESCALA:</small> <b>1/50</b>	<small>A CONSTRUIR:</small> <b>285,13m²</b>

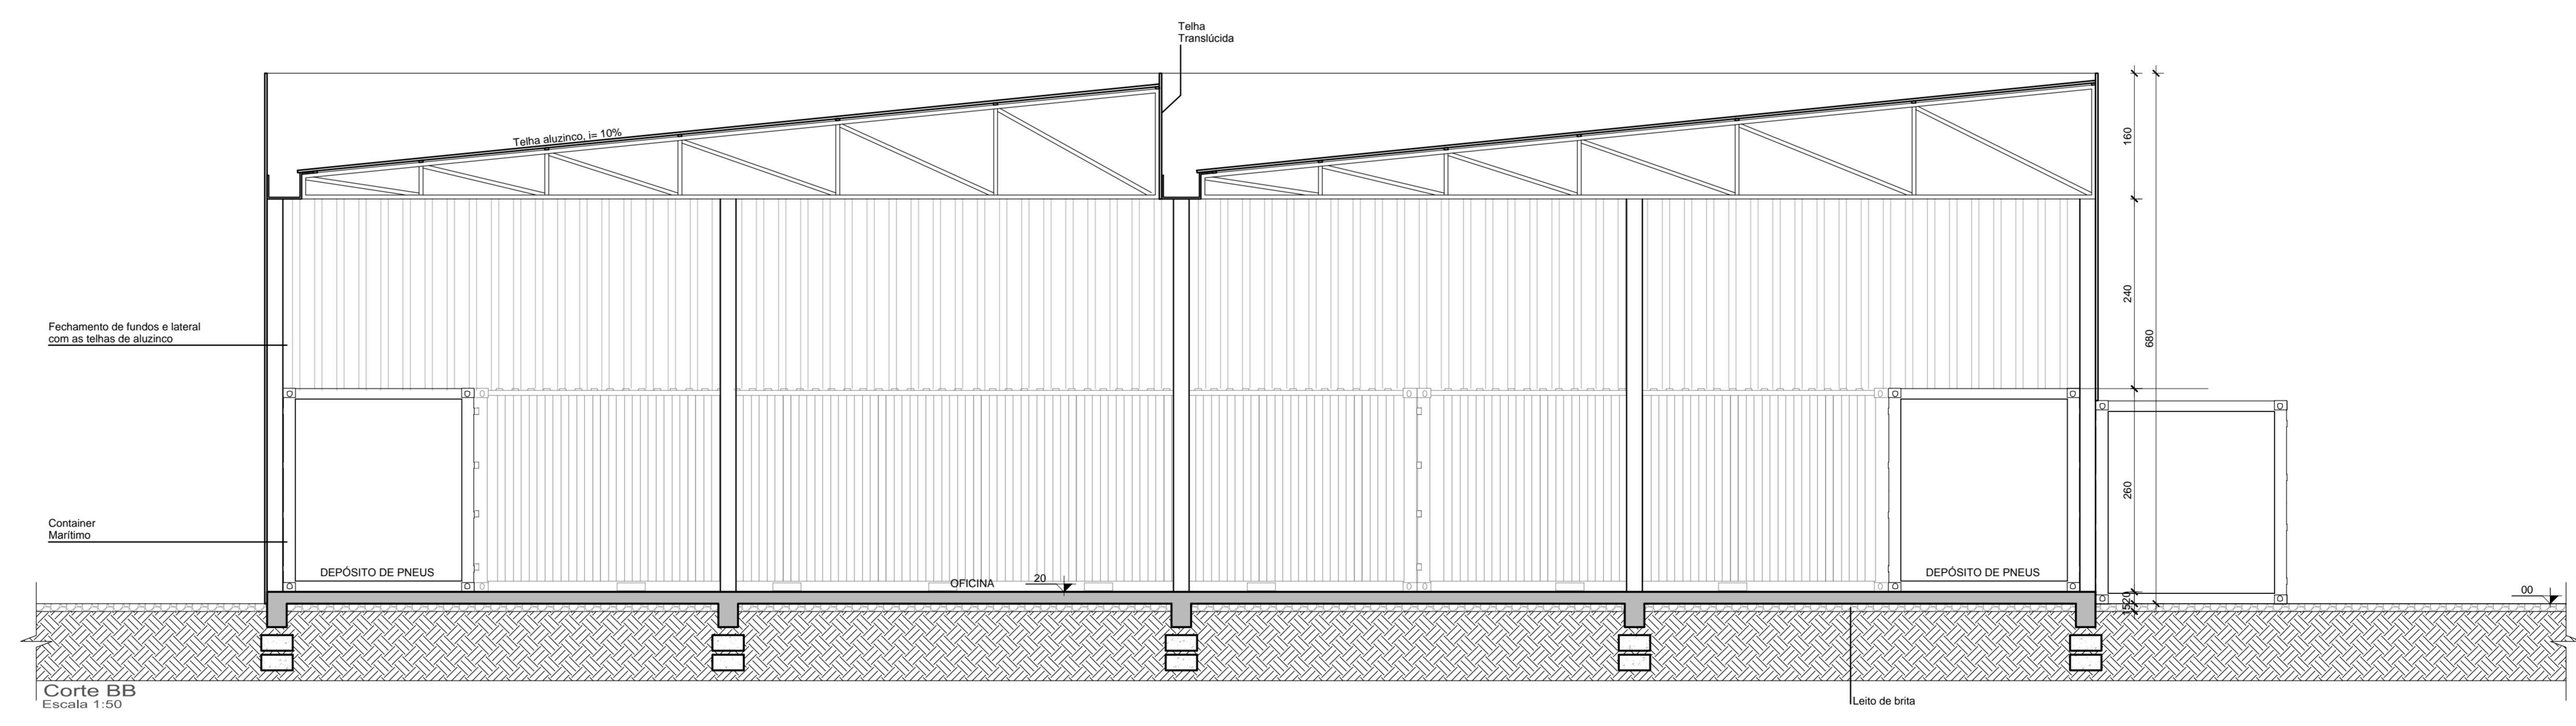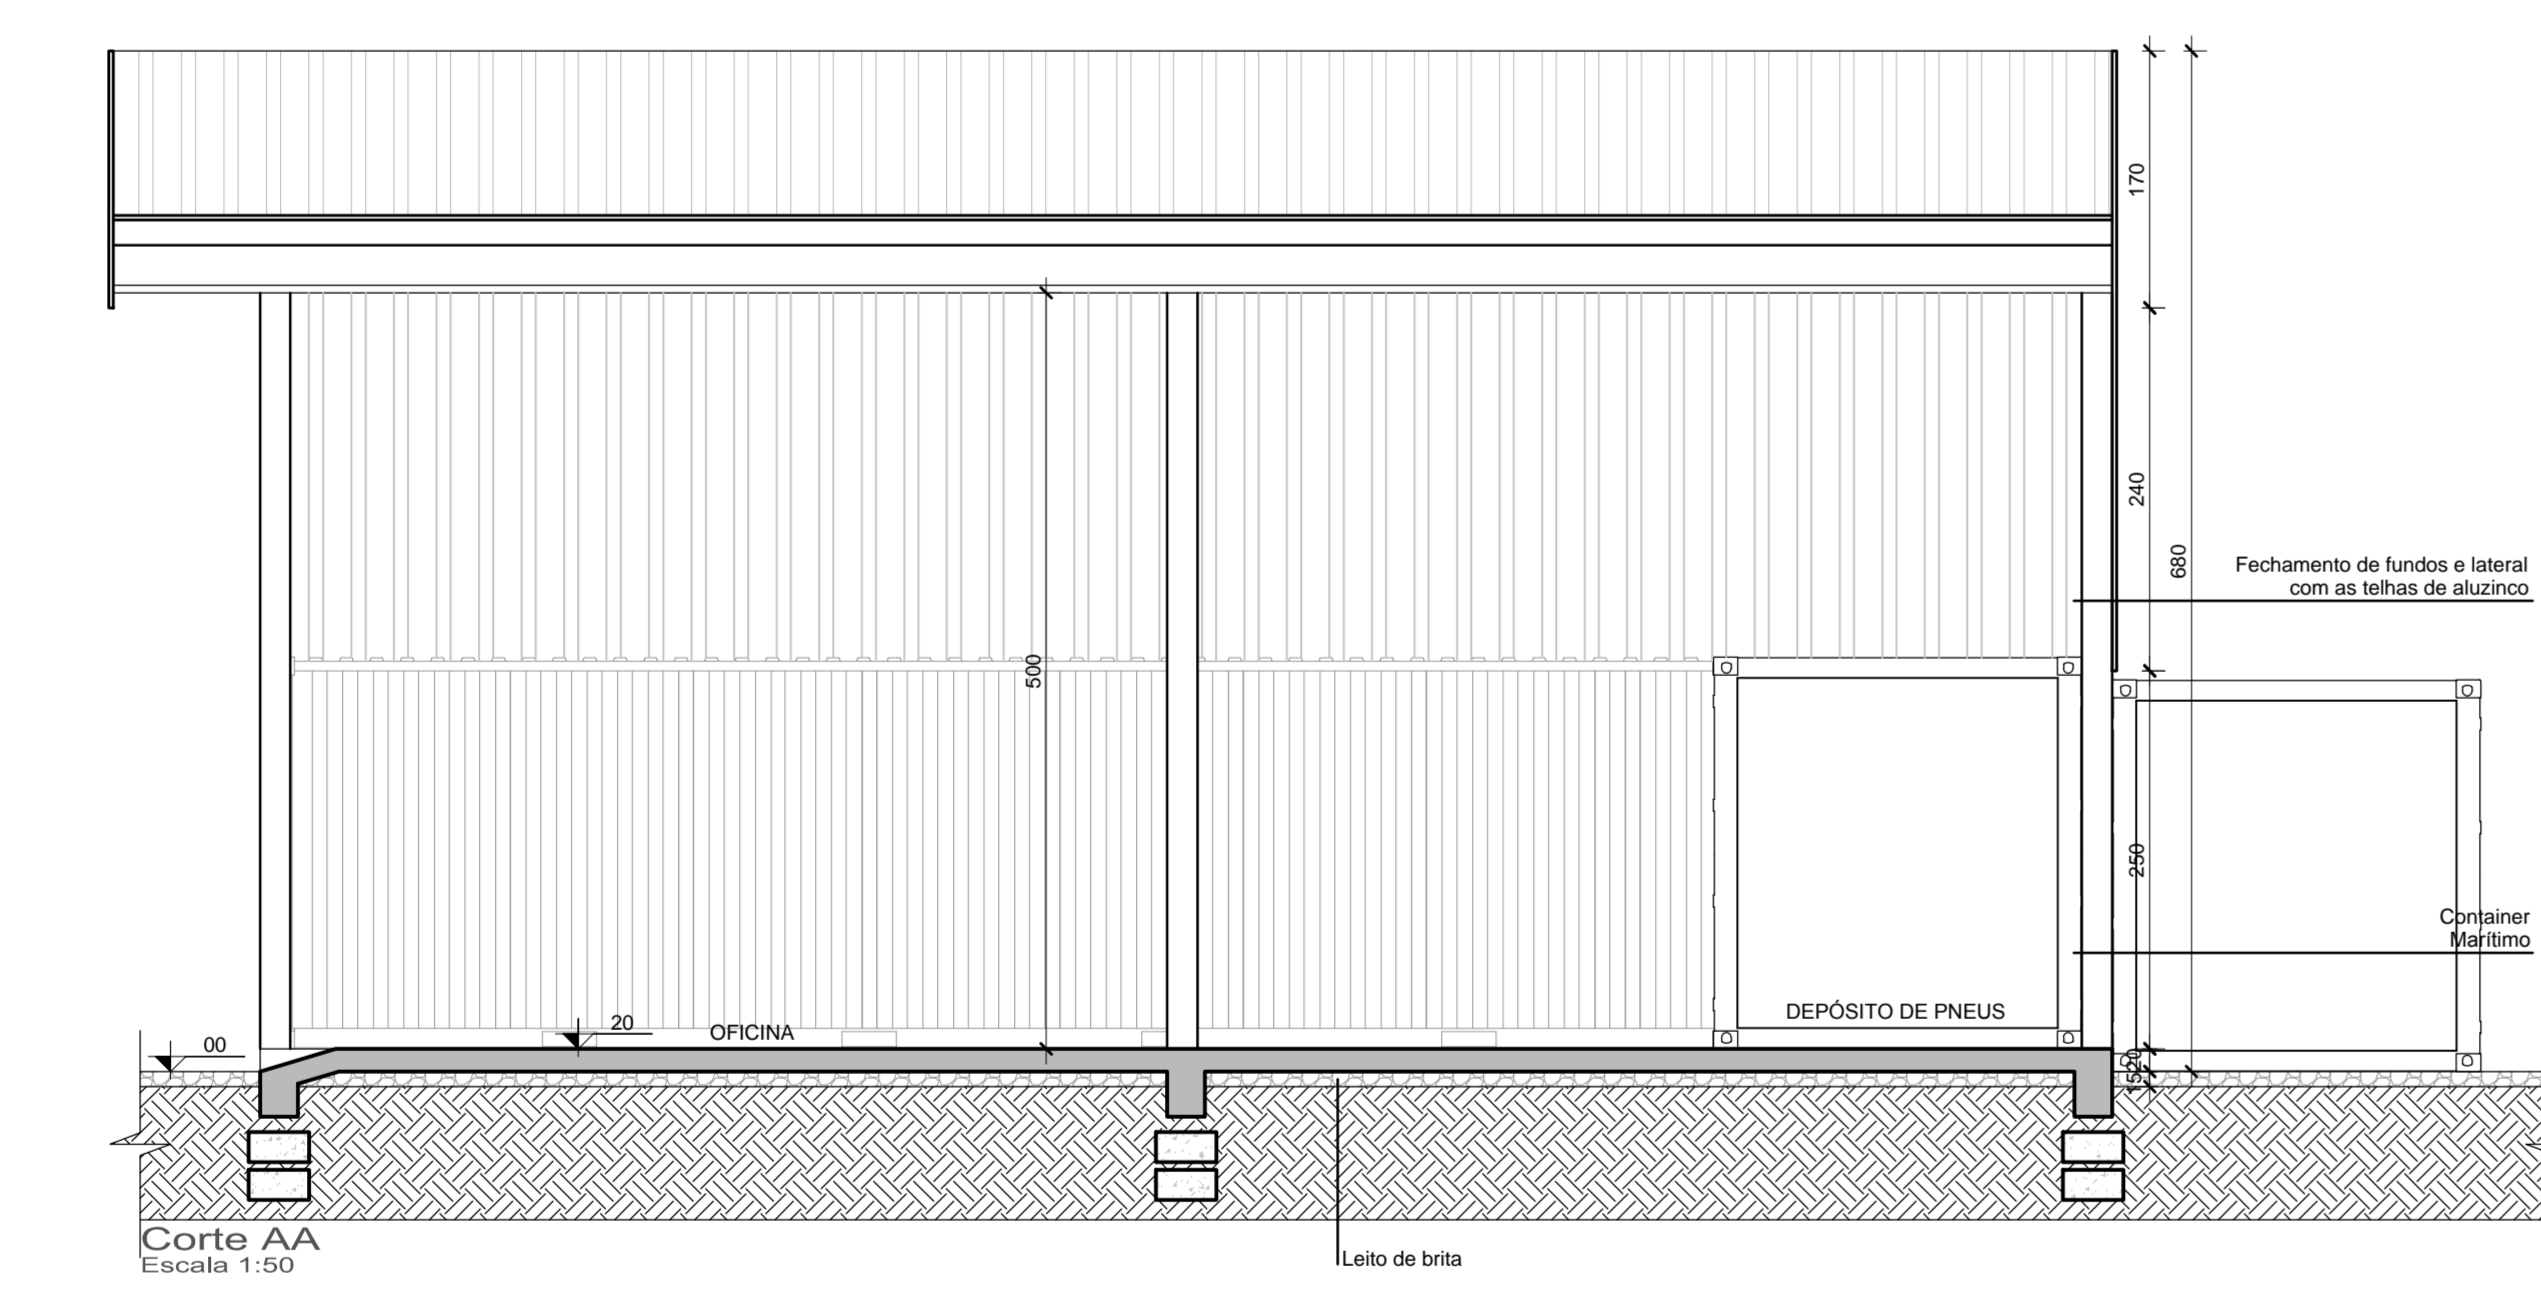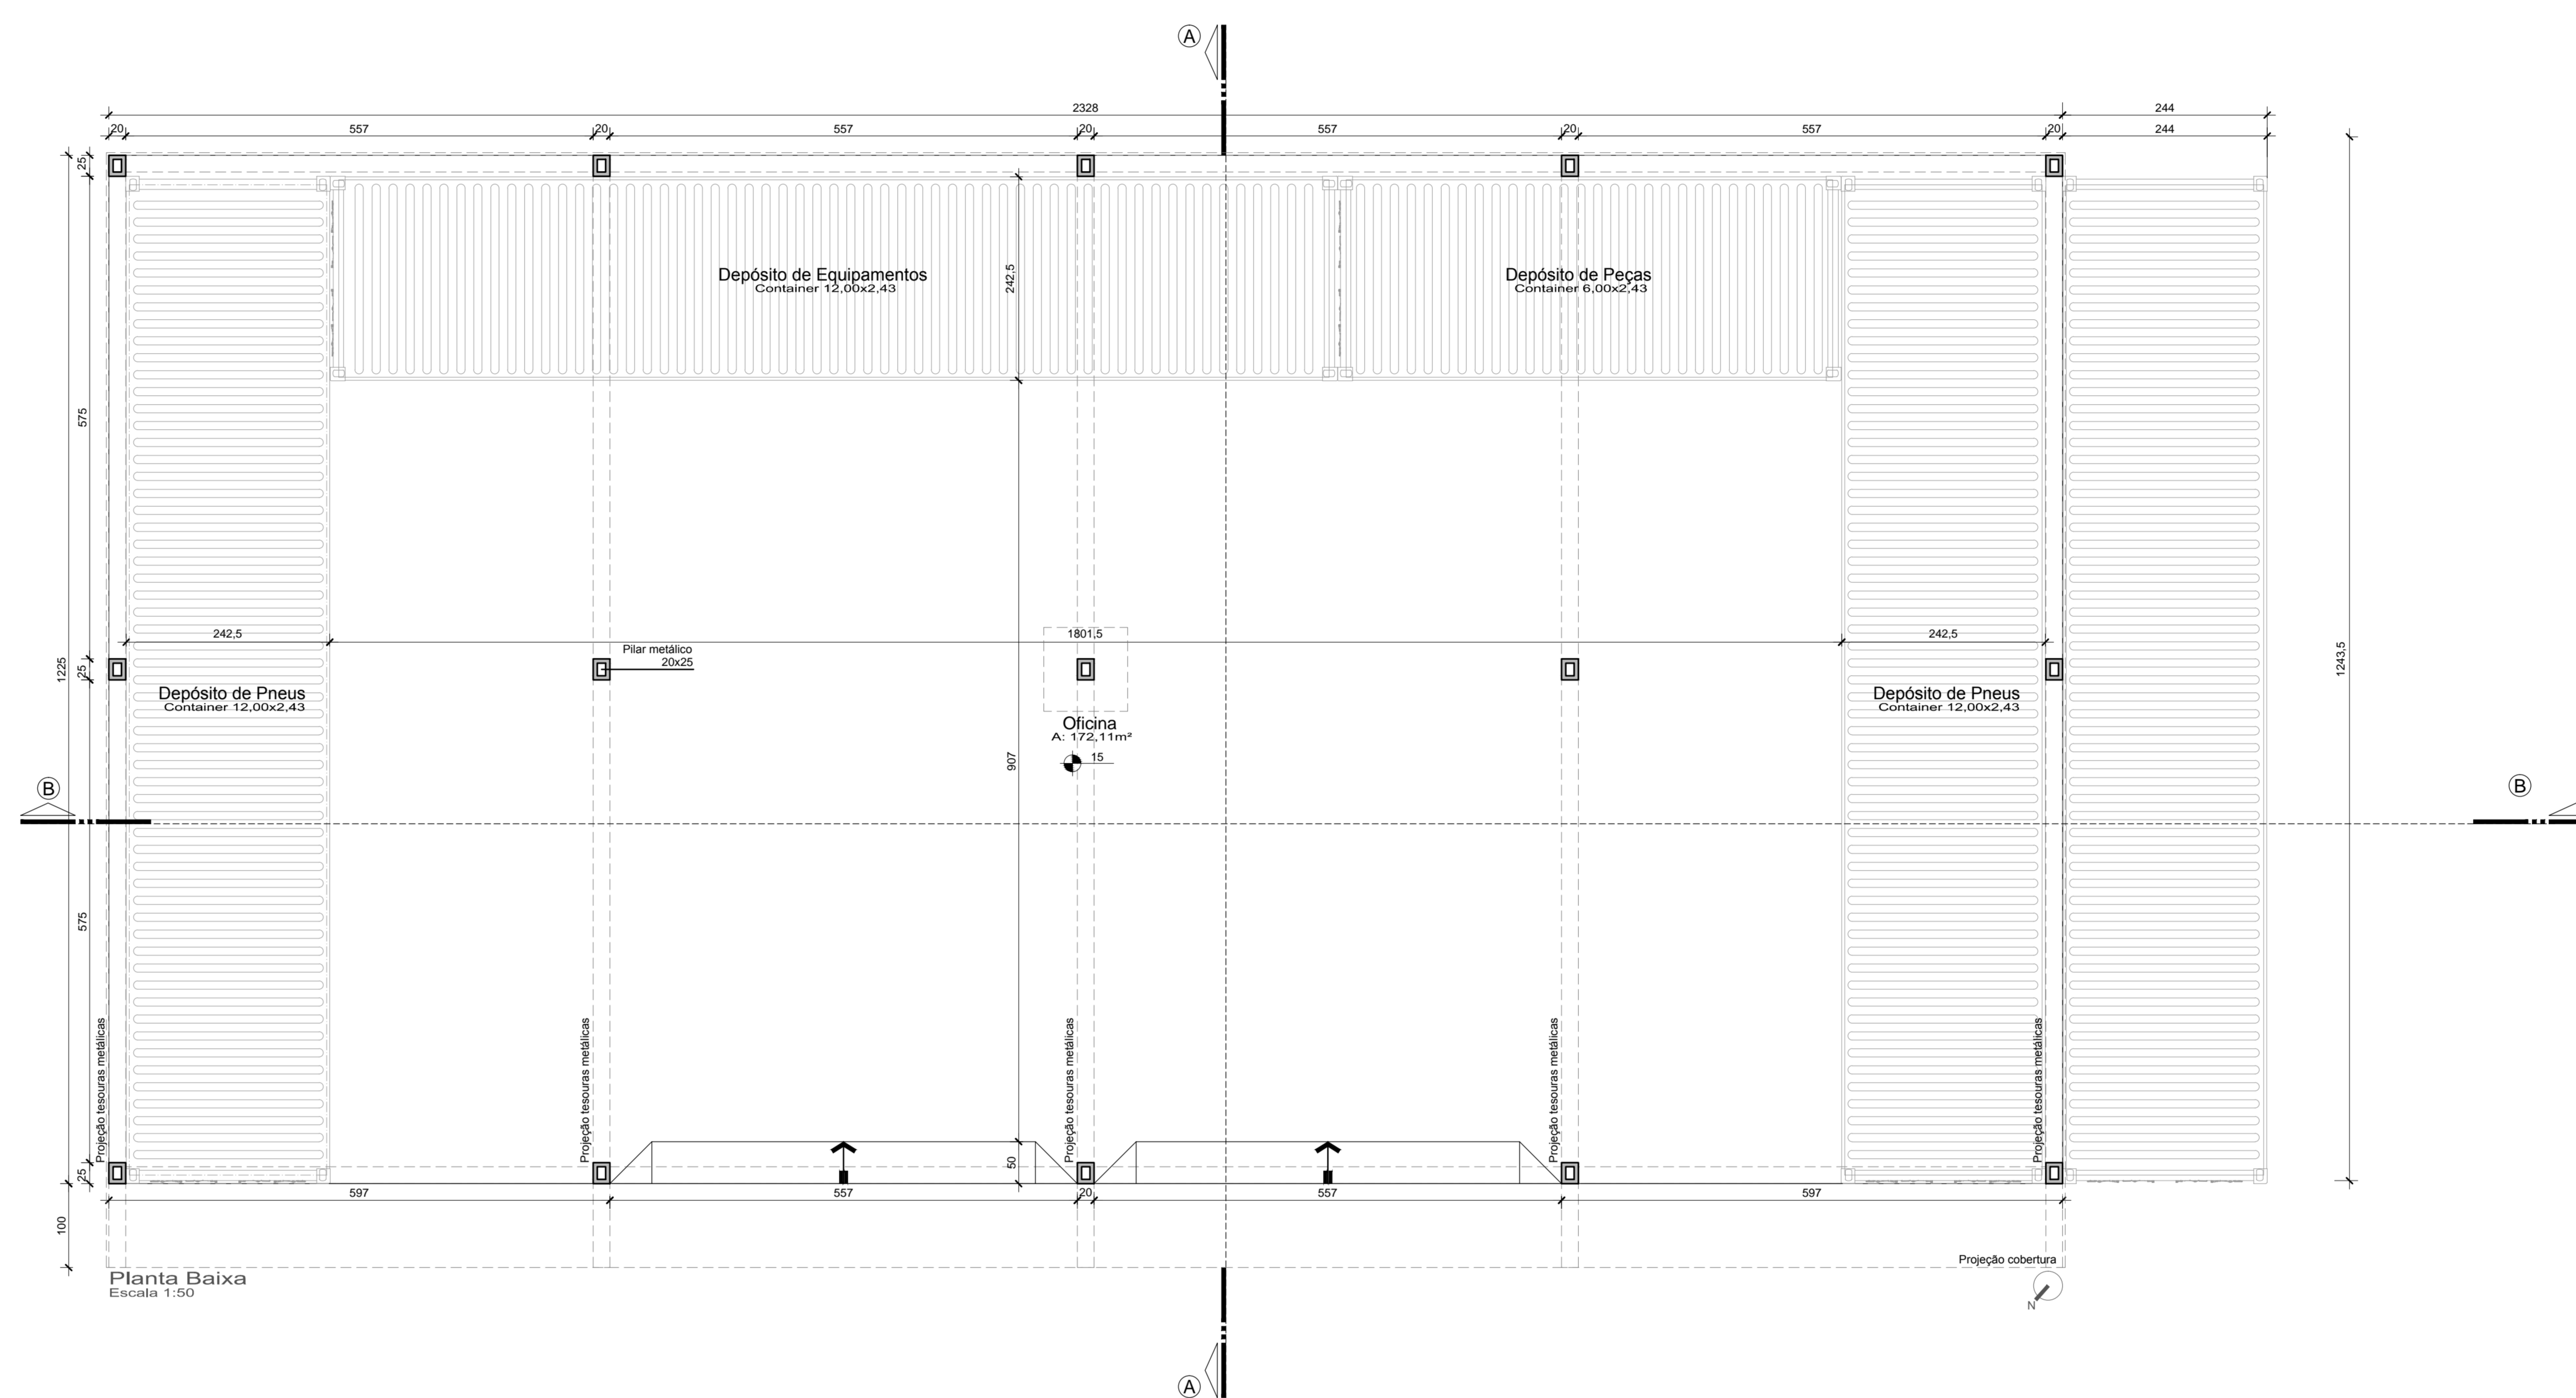

	
<b>PREFEITURA MUNICIPAL</b> <b>ARROIO DO MEIO / RS</b> <b>2017 - 2020</b> <small>RUA MONSENHOR JACOB REGER 1161 FONE 051 3716-1166</small> <small>AVENIDA DO MEIO DIA</small>	
<small>DEPT. PROJETOS</small> <small>RESP. TÉCNICO</small> <small>PROJETAÇÃO</small>	<small>DEPT. ENFERMAGEM</small> <b>SECRETARIA DE OBRAS</b> <small>Oficina</small>
<b>D1   PLANTA BAIXA, CORTES</b>	
<small>PROJETA</small> Thais/Catiane	<small>DATA</small> 10/2017
<small>ESCALA</small> 1/50	<small>ÁREA TOTAL</small> 285,13m <sup>2</sup>